




Pianta piano primo - Edificio Principale

Scala 1:100
I.T.S. "E. FERRARI" - CHIARAVALLE G.LE (CZ)

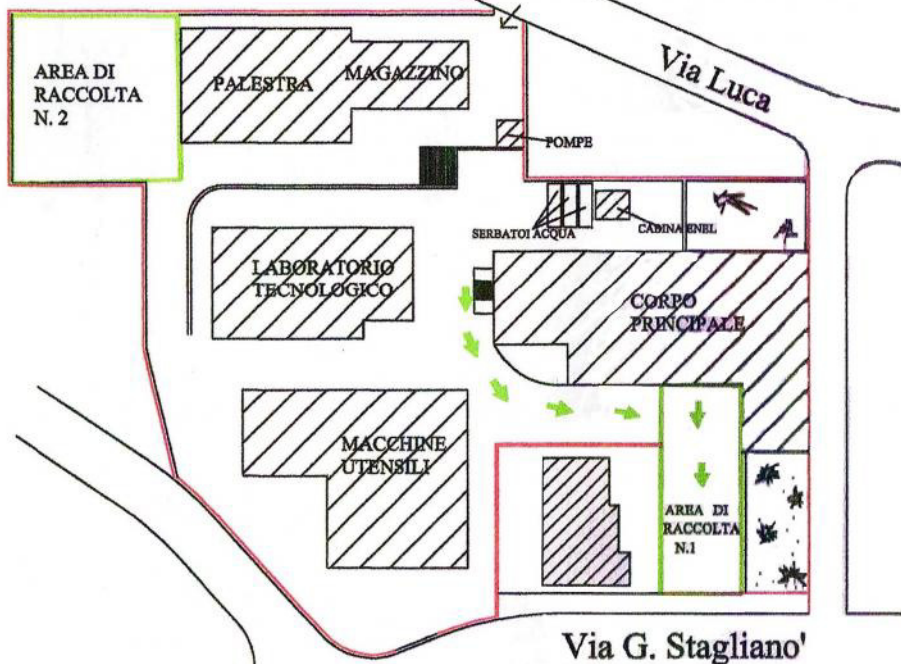

| LEGENDA | |
|---------|-----------------------------|
| | ESTINTORE |
| | DIREZIONE DI FUGA |
| | CASSETTA DI PRONTO SOCCORSO |
| | ZONA DI RACCOLTA |

| CHIAMATE DI SOCCORSO | |
|---|------------|
| EMERGENZA SANITARIA | 118 |
| PRONTO SOCCORSO OSPEDALE CHIARAVALLE C. | 0967999187 |
| VIGILI DEL FUOCO | 115 |
| VIGILI DEL FUOCO CHIARAVALLE CENTRALE | 096791042 |
| CARABINIERI PRONTO INTERVENTO | 112 |
| CARABINIERI CHIARAVALLE CENTRALE | 0967991110 |
| SOCCORSO PUBBLICA SICUREZZA | 113 |
| POLIZIA MUNICIPALE CHIARAVALLE C. | 096791549 |

VOI SIETE QUI'